


2階平面図（参考図）

S=1：100

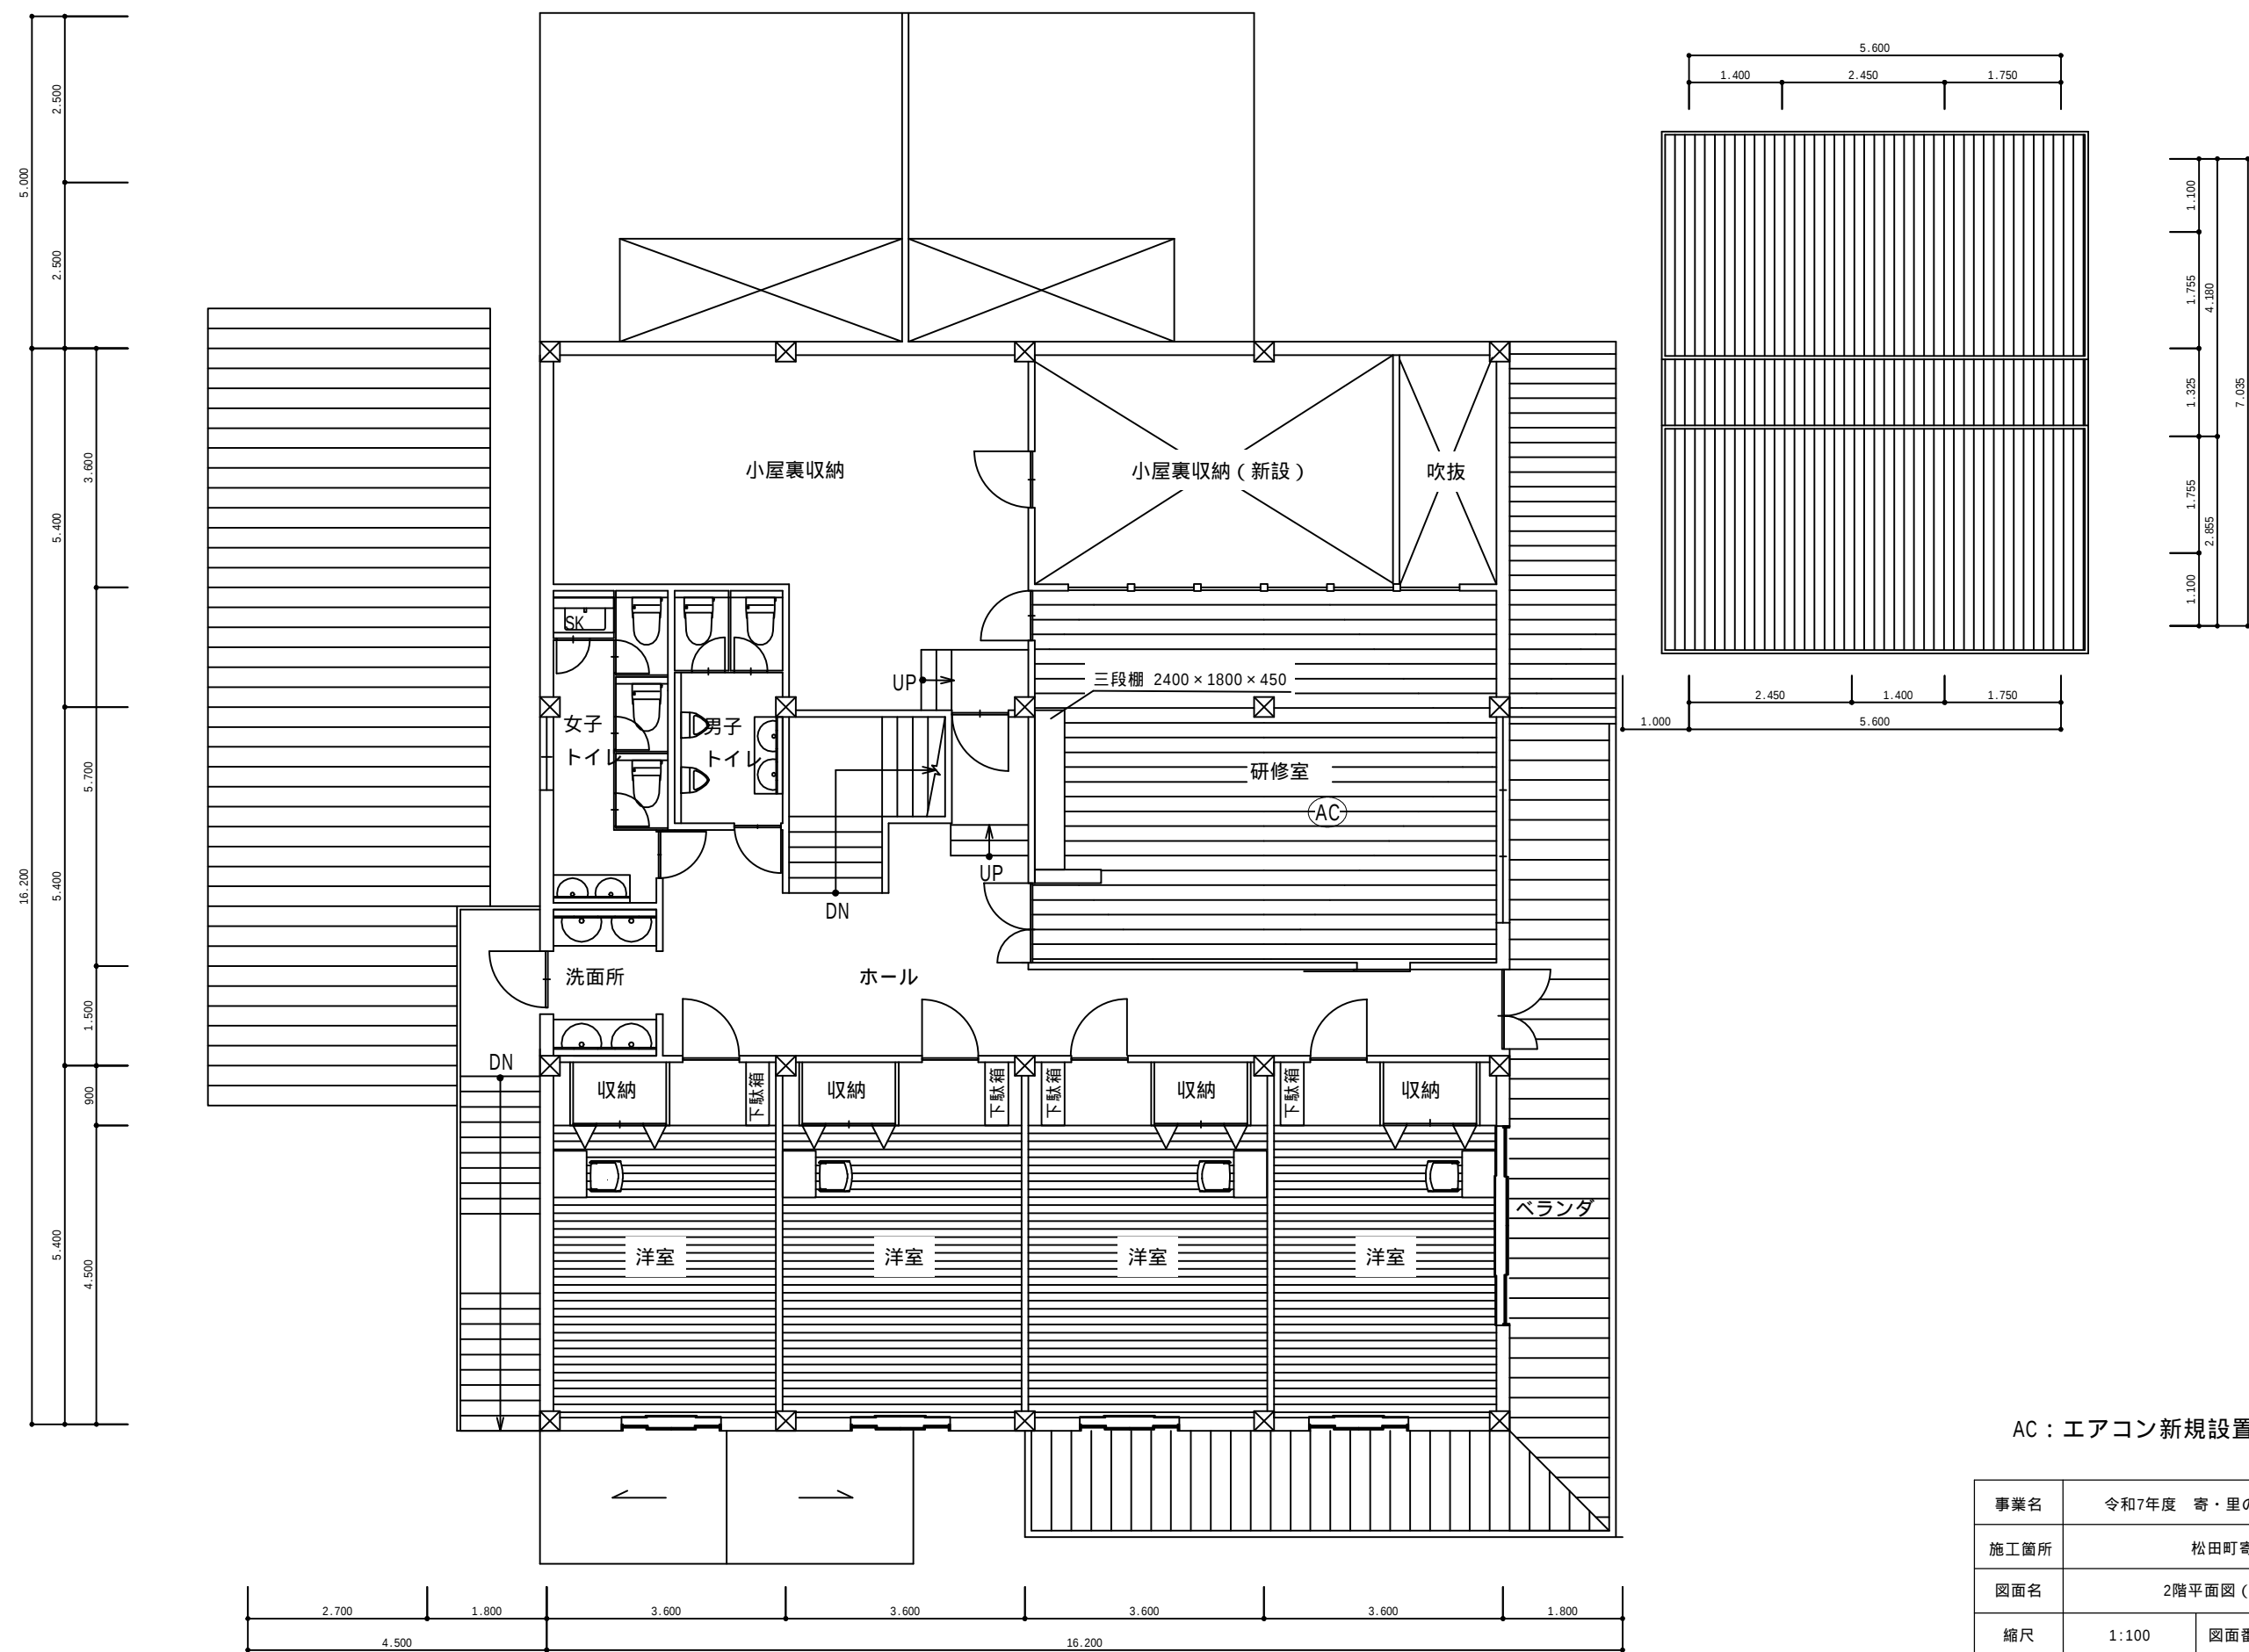

AC：エアコン新規設置

事業名	令和7年度 寄・里の駅等整備事業		
施工箇所	松田町寄地内		
図面名	2階平面図（参考図）		
縮尺	1：100	図面番号	3 / 3
松田町 観光経済課			